



BUDYNEK MIESZKALNY WIELORODZINNY Z USŁUGAMI W PARTERZE I GARAŻEM PODZIEMNYM  
W WARSZAWIE PRZY UL. SEROCKIEJ 25

Usługa nr 4  
parter

U-4

1. Usługa 44,5 m<sup>2</sup>  
2. Węzeł sanitarny 3,4 m<sup>2</sup>

Pow. ISO - 47,9 m<sup>2</sup>

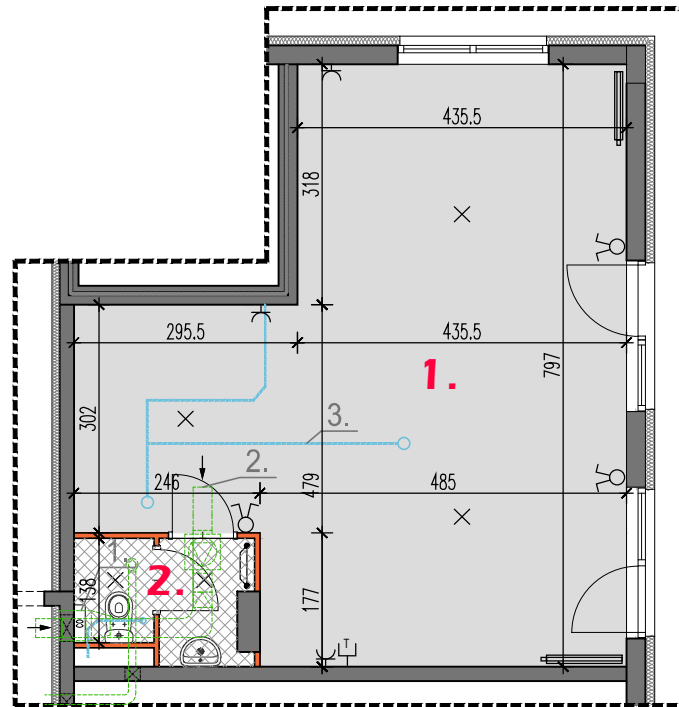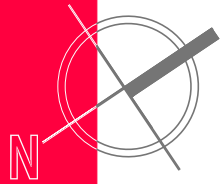


LEGENDA:

1. Nawiew powietrza
2. Wyciąg powietrza
3. Instalacja kanalizacji przewody pod stropem

UWAGI:

■ Powierzchnie pomieszczeń oraz wymiary podstawowe podano bez uwzględnienia tynków wg. normy PN-70/B-02365 ■ Powierzchnia użytkowa mieszkania liczona wg. PN-ISO 9836:1997 ■ Powierzchnie mogą ulec niewielkim zmianom wynikającym z realizacji obiektu. ■ Wysokość pomieszczeń od szczytu do powierzchni wykończonego sufitu wynosi nie mniej niż 265 cm. ■ Na rysunku nie pokazano rozprawień instalacyjnych ■ Standard wykończenia (stolarstwo i nawiewniki, malowanie, podłoga pod posadzkę) jest określony w odrębnym załączniku do umowy.

skala 1:100

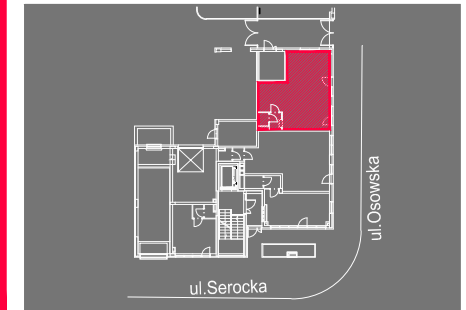

<ul style="list-style-type: none"> <li> - grzejnik c.o.</li> <li> - grzejnik tażienkowy</li> <li> - tablica bezpiecznikowa podtynkowa</li> <li> - przycisk dzwonka</li> <li> - gniazdo elektryczne jednokrotne</li> <li> - gniazdo elektryczne dwukrotne</li> <li> - gniazdo elektryczne hermetyczne jednokrotne</li> <li> - gniazdo elektryczne hermetyczne dwukrotne</li> <li> - dzwonek</li> </ul>	<p>Opis oznaczeń dla gniazd:</p> <ul style="list-style-type: none"> <li>Z - zmywarka</li> <li>O - okap</li> <li>P - pralka</li> <li>L - lodówka</li> <li>X - wpust oświetleniowy sufitowy</li> <li> - wpust oświetleniowy ścienny</li> <li> - wyłącznik oświetleniowy podwójny</li> <li> - wyłącznik oświetleniowy</li> <li> - wyłącznik schodowy</li> </ul>	<ul style="list-style-type: none"> <li> - gniazdo RTV</li> <li> - gniazdo telefoniczne</li> <li> - domofon</li> <li> - szafka rozdzielcza z ciepłomierzem</li> <li> - wypust dla zasilania kuchni elektrycznej</li> <li> - wypust dla oświetlenia pod szafkami w kuchni</li> <li> - oświetlenie balkonowe sufitowe</li> <li> - oświetlenie balkonowe ścienne</li> <li> - oświetlenie elewacyjne</li> </ul>	<ul style="list-style-type: none"> <li> - wentylator w kuchni</li> <li> - wentylator w łazience</li> <li> - wentylator w garderobie</li> <li> - puszka instalacji teletechnicznych</li> <li> - wlot wentylacji</li> <li> - wymiary okna (szer./wys.)</li> <li> - 150</li> <li> - 160</li> <li> - ściana z możliwością rozbiórki</li> <li> - ściana do wymurowania na życzenie klienta</li> <li> - ściana nierozbieralna</li> </ul>
---	--	--	--

INWESTOR



Trybń PPI Sp. z o.o.  
04-333 Warszawa ul. Serocka 27 lok.1  
tel.: 022 509 65 55; fax: 022 509 65 10  
www. tppi.pl

PROJEKTANT



Grupa AT Sp. z o.o.  
04-333 Warszawa ul. Serocka 27 lok.3  
tel.: 022 509 65 85; fax: 022 509 65 10